

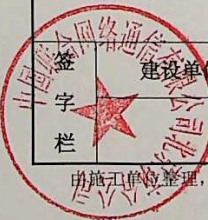
 
工程变更洽商记录		资料编号	
表 C2-4			
工程名称	海淀区中国联通北京皂君庙变配电增容及外电源改造工程（皂君庙路、学院南路）	日期	2023 年 8 月 28 日
提出单位名称	北京海淀供电实业开发有限公司	专业名称	土 建
内容摘要	根据现场施工实际情况对沥青路面、彩色方砖路面、盲道路面等实际面积进行调整		

洽 商 内 容

原审批情况：该工程临时占用皂君庙路 400 平方米；挖掘皂君庙路快速路、主干路沥青路面 69 平方米、彩色方砖路面 219.25 平方米、盲道砖路面 219.25 平方米、花岗岩缘石 45 延米、沥青路面铣刨加铺（5cm）279 平方米；临时占用学院南路 240 平方米；挖掘学院南路快速路、主干道沥青路面 12 平方米、彩色方砖路面 78.5 平方米、盲道砖路面 17.5 平方米、混凝土缘石 4 延米、沥青路面铣刨加铺（5cm）33 平方米。

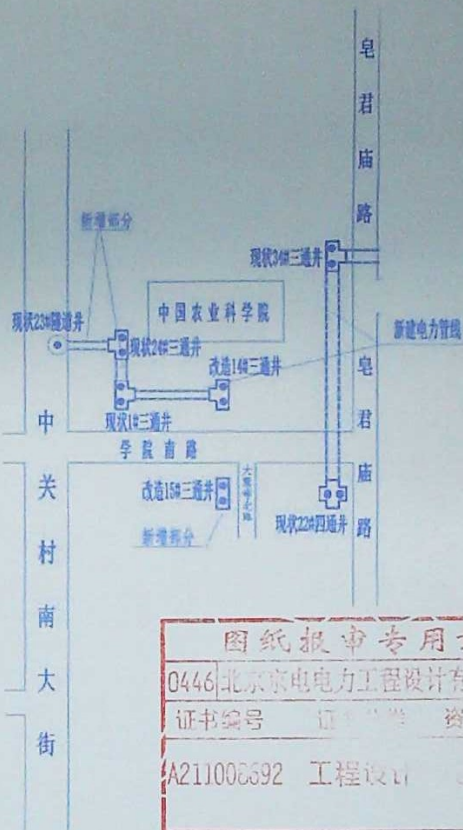
实际施工情况：皂君庙路沥青路面 96 平方米、彩色方砖路面 523.25 平方米、盲道路面砖 147.58 平方米、花岗岩缘石 45 延米；学院南路沥青路面 6.4 平方米、彩色方砖路面 72.1 平方米、盲道路面砖 17.2 平方米；中关村南大街与学院南路交叉口北侧沥青路面 41 平方米、透水砖 28 平方米；大慧寺北路北口彩色方砖路面 21.7 平方米。

最终总计彩色方砖路增加 319.3 平方米透水砖增加 28 平方米。

签字栏	建设单位	设计单位	监理单位	施工单位
				

由施工单位整理，汇总

中国联合网络通信有限公司北京市分公司皂君庙通信局供电工程
掘路施工平面图



图纸报审专用章		
0446 北京京电电力工程设计有限公司		
证书编号	证书等级	资质等级
A211006692	工程设计	乙级
有效期至 2023 年 12 月 31 日止		

北京京电电力工程设计有限公司

中国联合网络通信有限公司北京市分公司皂君庙通信局供电工程

施工图 设计阶段

审批	审批人	审核	审核人
审核	审核人	设计	设计人
日期		比例	

新建电力管线路径平面图

图号 S2031050S-T11-03(1/4)

序号	日期	修改内容摘要	修改	审核	审批	专业	会签	日期